
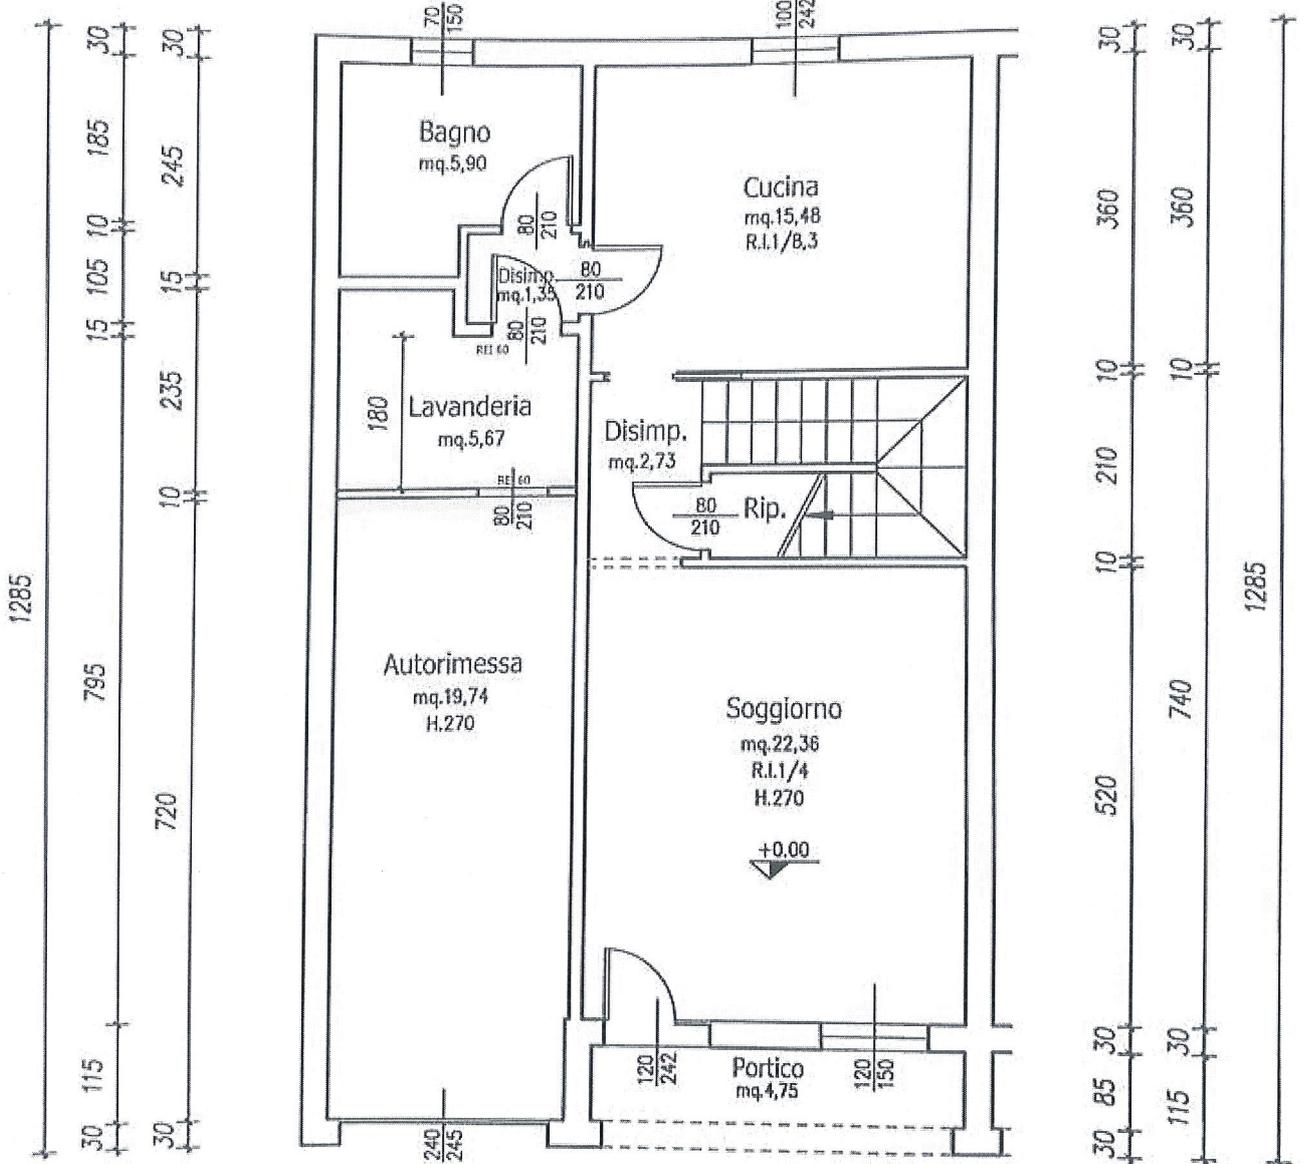



PIANO TERRA

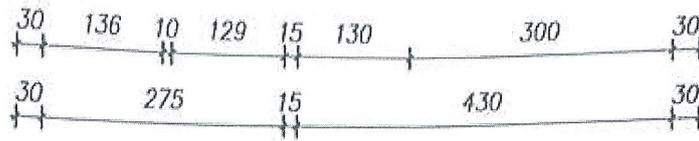

Handwritten annotations at the bottom of the page: a series of curved lines and symbols, possibly representing a signature or specific notes related to the plan.

RELAZIONE TECNICA
DELL'INSTALLATORE


l'operato è stato di
no degli amf

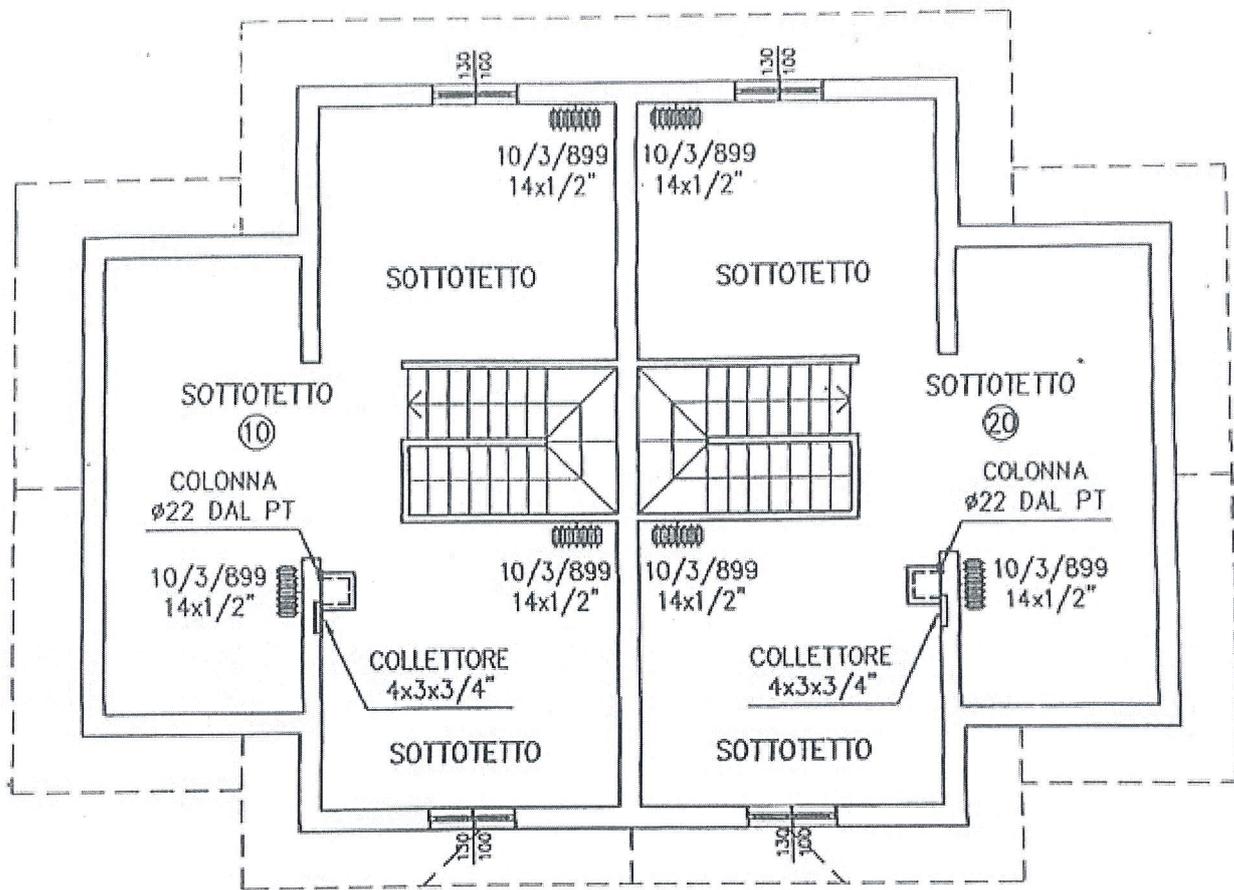


PIANTA PIANO SOTTOTETTO
SCALA 1: 100



9/4/86

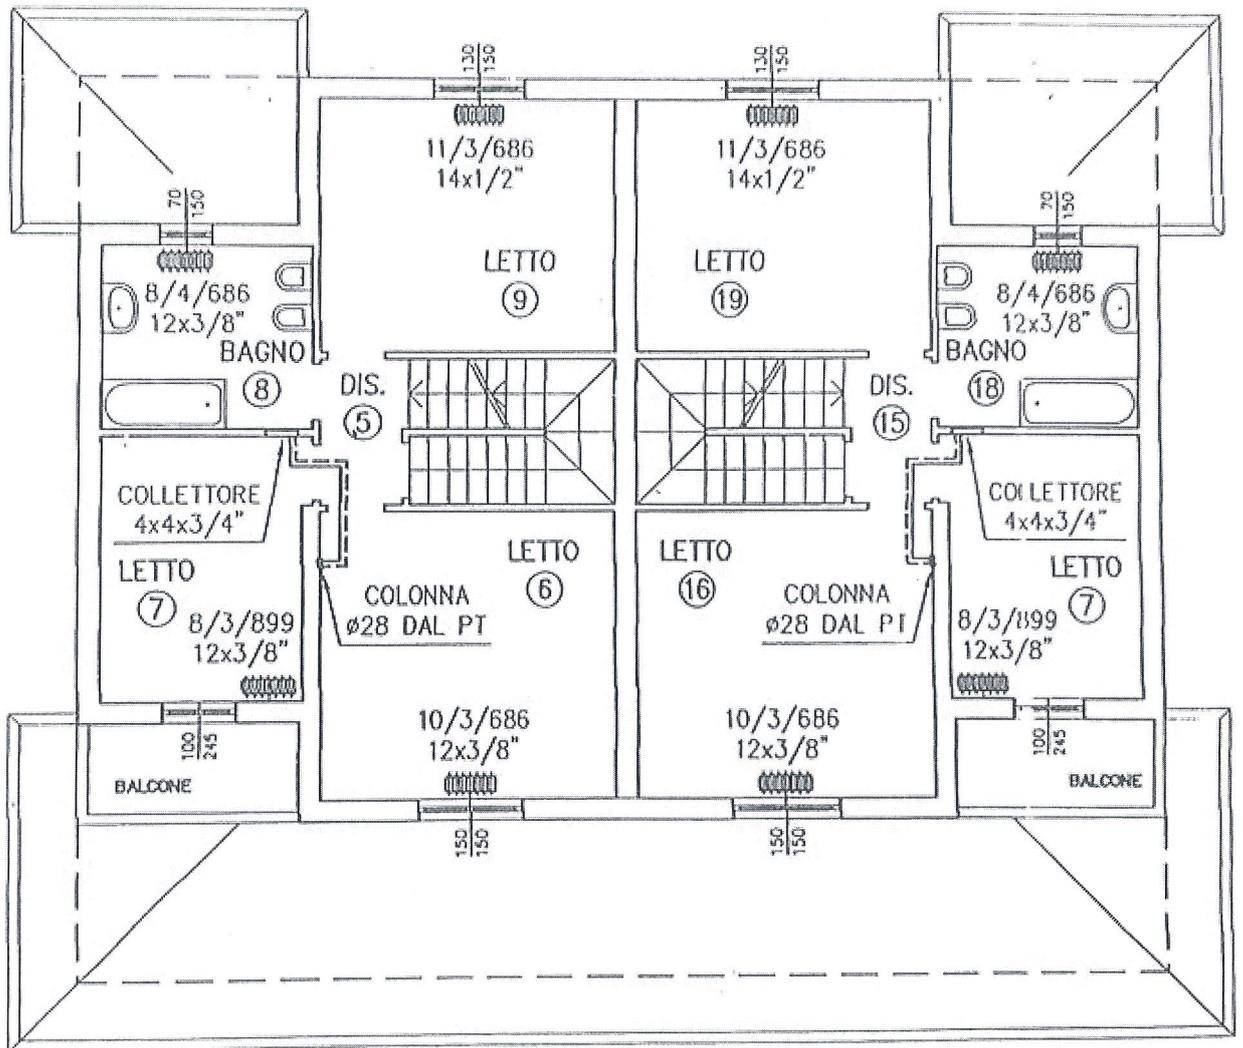

PIANTA PIANO PRIMO
SCALA 1: 100

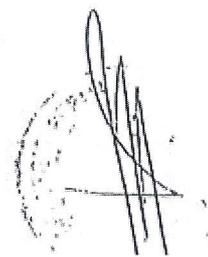

1. DATI DELL'IMMOBILE

Comune: ROLO
 Indirizzo: Via Falcone n.21/A
 Piano - Interno: T,1,2
 Coordinate Gis: LAT: LON:
 Proprietario: Enzo Rossi CF: RSSNZE70M01F257P
 Destinazione d'uso: E1 (1) - Abitazioni civili e rurali a residenza a carattere continuativo

Enzo Rossi
Res. Anche
Enzo Rossi

Cod. Comune	Sezione	Foglio	Particella	Subalterno	Identificazione
H500	/	16	424	3	

2. DATI GENERALI

Oggetto dell'attestato: Unità immobiliare
 N. unità immobiliari di cui è composto l'edificio: 1
 Finalità dell' APE: Passaggio di proprietà o compravendita
 Zona climatica: E
 Anno di costruzione (presunto): 2007

Foto dell'edificio



3. SERVIZI ENERGETICI PRESENTI

Climatizzazione invernale
 Climatizzazione estiva
 Produzione acqua calda sanitaria
 Ventilazione meccanica non presente
 Illuminazione artificiale non presente
 Trasporto di persone o cose non presente

4. PRESTAZIONE ENERGETICA GLOBALE E DEL FABBRICATO

La sezione riporta l'indice di prestazione energetica globale non rinnovabile in funzione del fabbricato e dei servizi energetici presenti, nonché la prestazione energetica del fabbricato, al netto del rendimento degli impianti presenti.

Prestazione Energetica del Fabbricato	Prestazione Energetica Globale	Riferimenti
<p>INVERNO</p>	<p>ESTATE</p>	<p>Gli immobili simili avrebbero in media la seguente classificazione:</p> <p>Se nuovi:</p> <p>A3 58,19 kWh/m² anno</p> <p>Se esistenti:</p> <p>NO Edificio a energia quasi zero</p>
	<p>A4 Eptot < 39</p> <p>A3 39 <= Eptot < 59</p> <p>A2 59 <= Eptot < 79</p> <p>A1 79 <= Eptot < 99</p> <p>B 99 <= Eptot < 119</p> <p>C 119 <= Eptot < 149</p> <p>D 149 <= Eptot < 199</p> <p>E 199 <= Eptot < 259</p> <p>F 259 <= Eptot < 349</p> <p>G Eptot > 349</p>	<p>CLASSE ENERGETICA</p> <p>C</p> <p>EP gl,nren</p> <p>133,97</p> <p>kWh/m² anno</p>

SOGGETTO CERTIFICATORE

00957 DOTT.ING. GOBBI CLAUDIO

Timbro e Firma

TECNICI PREPOSTI

00957 DOTT.ING. GOBBI CLAUDIO

Timbro e Firma

